


1 Planta baixa - Infraestrutura rede de hidrantes
ESCALA: 1:100

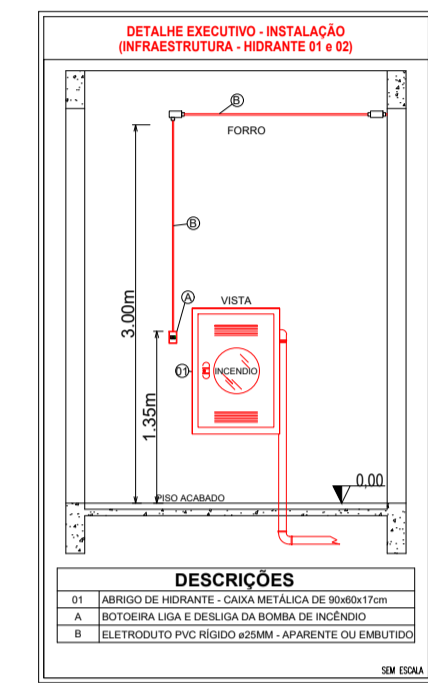

LEGENDA - Símbolos gráficos para projeto		QTD.
	ELETRODUTO FLEXÍVEL VERMELHO, PVC DN 25MM - (TETO) - Horizontal	52,26m
	ELETRODUTO FLEXÍVEL VERMELHO, PVC DN 25MM - (PAREDE) - Vertical	6,80m
	SEALTUBO FLEXÍVEL DN 25MM - (PAREDE) - Horizontal	4,50m
	ELETRODUTO FLEXÍVEL CORRUGADO, PVC DN 25MM - (PAREDE) - Embutido	4,00m
	ELETRODUTO FLEXÍVEL CORRUGADO, PVC DN 32MM - (ENTERRADO)	10,99m
	CAIXA DE PASSAGEM ALVENARIA 15X15X20CM	02 und
	CABO DE COBRE FLEXÍVEL ISOLADO 2,5MM² ANTI-CHAMA	320,00m

Espaço reservado para uso do CBM/MT:

PROJETO DE SEGURANÇA CONTRA INCÊNDIO E PÂNICO

(X) NOVO () ATUALIZAÇÃO DO PSCP Nº: () SUBSTITUIÇÃO DO PSCP Nº:

ASSOCIAÇÃO MATO-GROSSENSE DOS MUNICÍPIOS
COORDENAÇÃO DE PROJETOS

SITE: www.amm.org.br
E-MAIL: centraldeprojetosamm@gmail.com





TÍTULO DO DESENHO:
SAÍDAS DE EMERGÊNCIA, EXTINTORES, SINALIZAÇÃO DE EMERGÊNCIA, ILUMINAÇÃO DE EMERGÊNCIA, HIDRANTES E MANGOTINHOS, ALARME DE INCÊNDIO.

OCUPAÇÃO:
LOCAL DE REUNIÃO DE PÚBLICO, DIVISÃO: F-3, DESCRIÇÃO: CENTRO ESPORTIVO E DE EXIBIÇÃO

RAZÃO SOCIAL:
PREFEITURA MUNICIPAL DE RONDOLÂNDIA

NOME FANTASIA:
CONSTRUÇÃO DE QUADRA COBERTA COM VESTIÁRIO

CNPJ:
04.221.486/0001-49

ENDEREÇO:
RUA SILVIO RODRIGUES ESQUINA COM RUA DA SAUDE, QUADRA 66, LOTE 01, BAIRRO COLINA VERDE, RONDOLÂNDIA-MT

RESPONSÁVEL TÉCNICO:



ROGERSON RODRIGO DA SILVA P.
Engenheiro Civil
CREA: 122136344-1

DATA DE ENTREGA: 23/01/2024

ESCALA: INDICADA

REVISÃO: 1ª - 00/00/0000

PRANCHA: **INC 03-C**
03