


1 Planta baixa - Infraestrutura rede de hidrantes
ESCALA: 1:125

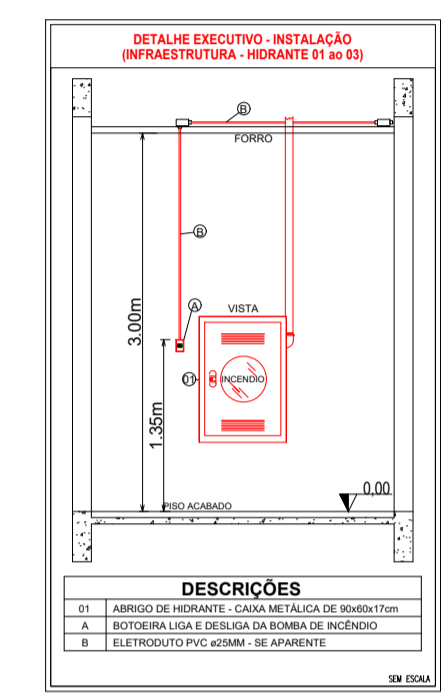

LEGENDA - Símbolos gráficos para projeto		QTD.
	ELETRODUTO RÍGIDO VERMELHO, PVC DN 25MM - (TETO)	65,61m
	ELETRODUTO RÍGIDO VERMELHO, PVC DN 25MM - (PAREDE)	6,45m
	ELETRODUTO FLEXÍVEL CORRUGADO, PVC DN 25MM - PAREDE	3,30m
	ELETRODUTO FLEXÍVEL CORRUGADO, PVC DN 25MM - ENTERRADO	8,60m
	CAIXA DE PASSAGEM ALVENARIA 15X15X20CM	02 und
	CABO DE COBRE FLEXÍVEL ISOLADO 2,5MM² ANTI-CHAMA	336,00m

Espaço reservado para uso do CBM/MT:

PROJETO DE SEGURANÇA CONTRA INCÊNDIO E PÂNICO

(X) NOVO () ATUALIZAÇÃO DO PSCIP Nº: () SUBSTITUIÇÃO DO PSCIP Nº:



ASSOCIAÇÃO MATO-GROSSENSE DOS MUNICÍPIOS
COORDENAÇÃO DE PROJETOS

SITE: www.amm.org.br
E-MAIL: centraldeprojetosamm@gmail.com

ADM. NEURILAN FRAGA



Agap

TÍTULO DO DESENHO:
HIDRANTES E MANGOTINHOS

OCUPAÇÃO:
SERVIÇO PROFISSIONAL, DIVISÃO: D-1, DESCRIÇÃO: LOCAL PARA PRESTAÇÃO DE SERVIÇO PROFISSIONAL OU CONDUÇÃO DE NEGÓCIOS

RAZÃO SOCIAL:
PREFEITURA MUNICIPAL DE RONDOLÂNDIA

NOME FANTASIA:
PAÇO MUNICIPAL

CNPJ:
04.221.486/0001-49

ENDEREÇO:
AVENIDA PRINCIPAL, 450, CENTRO, RONDOLÂNDIA-MT, CEP: 78.338-000

RESPONSÁVEL TÉCNICO:


ROGERSON RODRIGO DA SILVA P.
 Engenheiro Civil
 CREA: 122136344-1

DATA DE ENTREGA: 06/06/2024	PRANCHA: <div style="font-size: 2em; font-weight: bold;">INC 03-C</div> <div style="font-size: 1.5em; font-weight: bold;">/03</div>
ESCALA: INDICADA	
REVISÃO: 1º - 00/00/0000	