


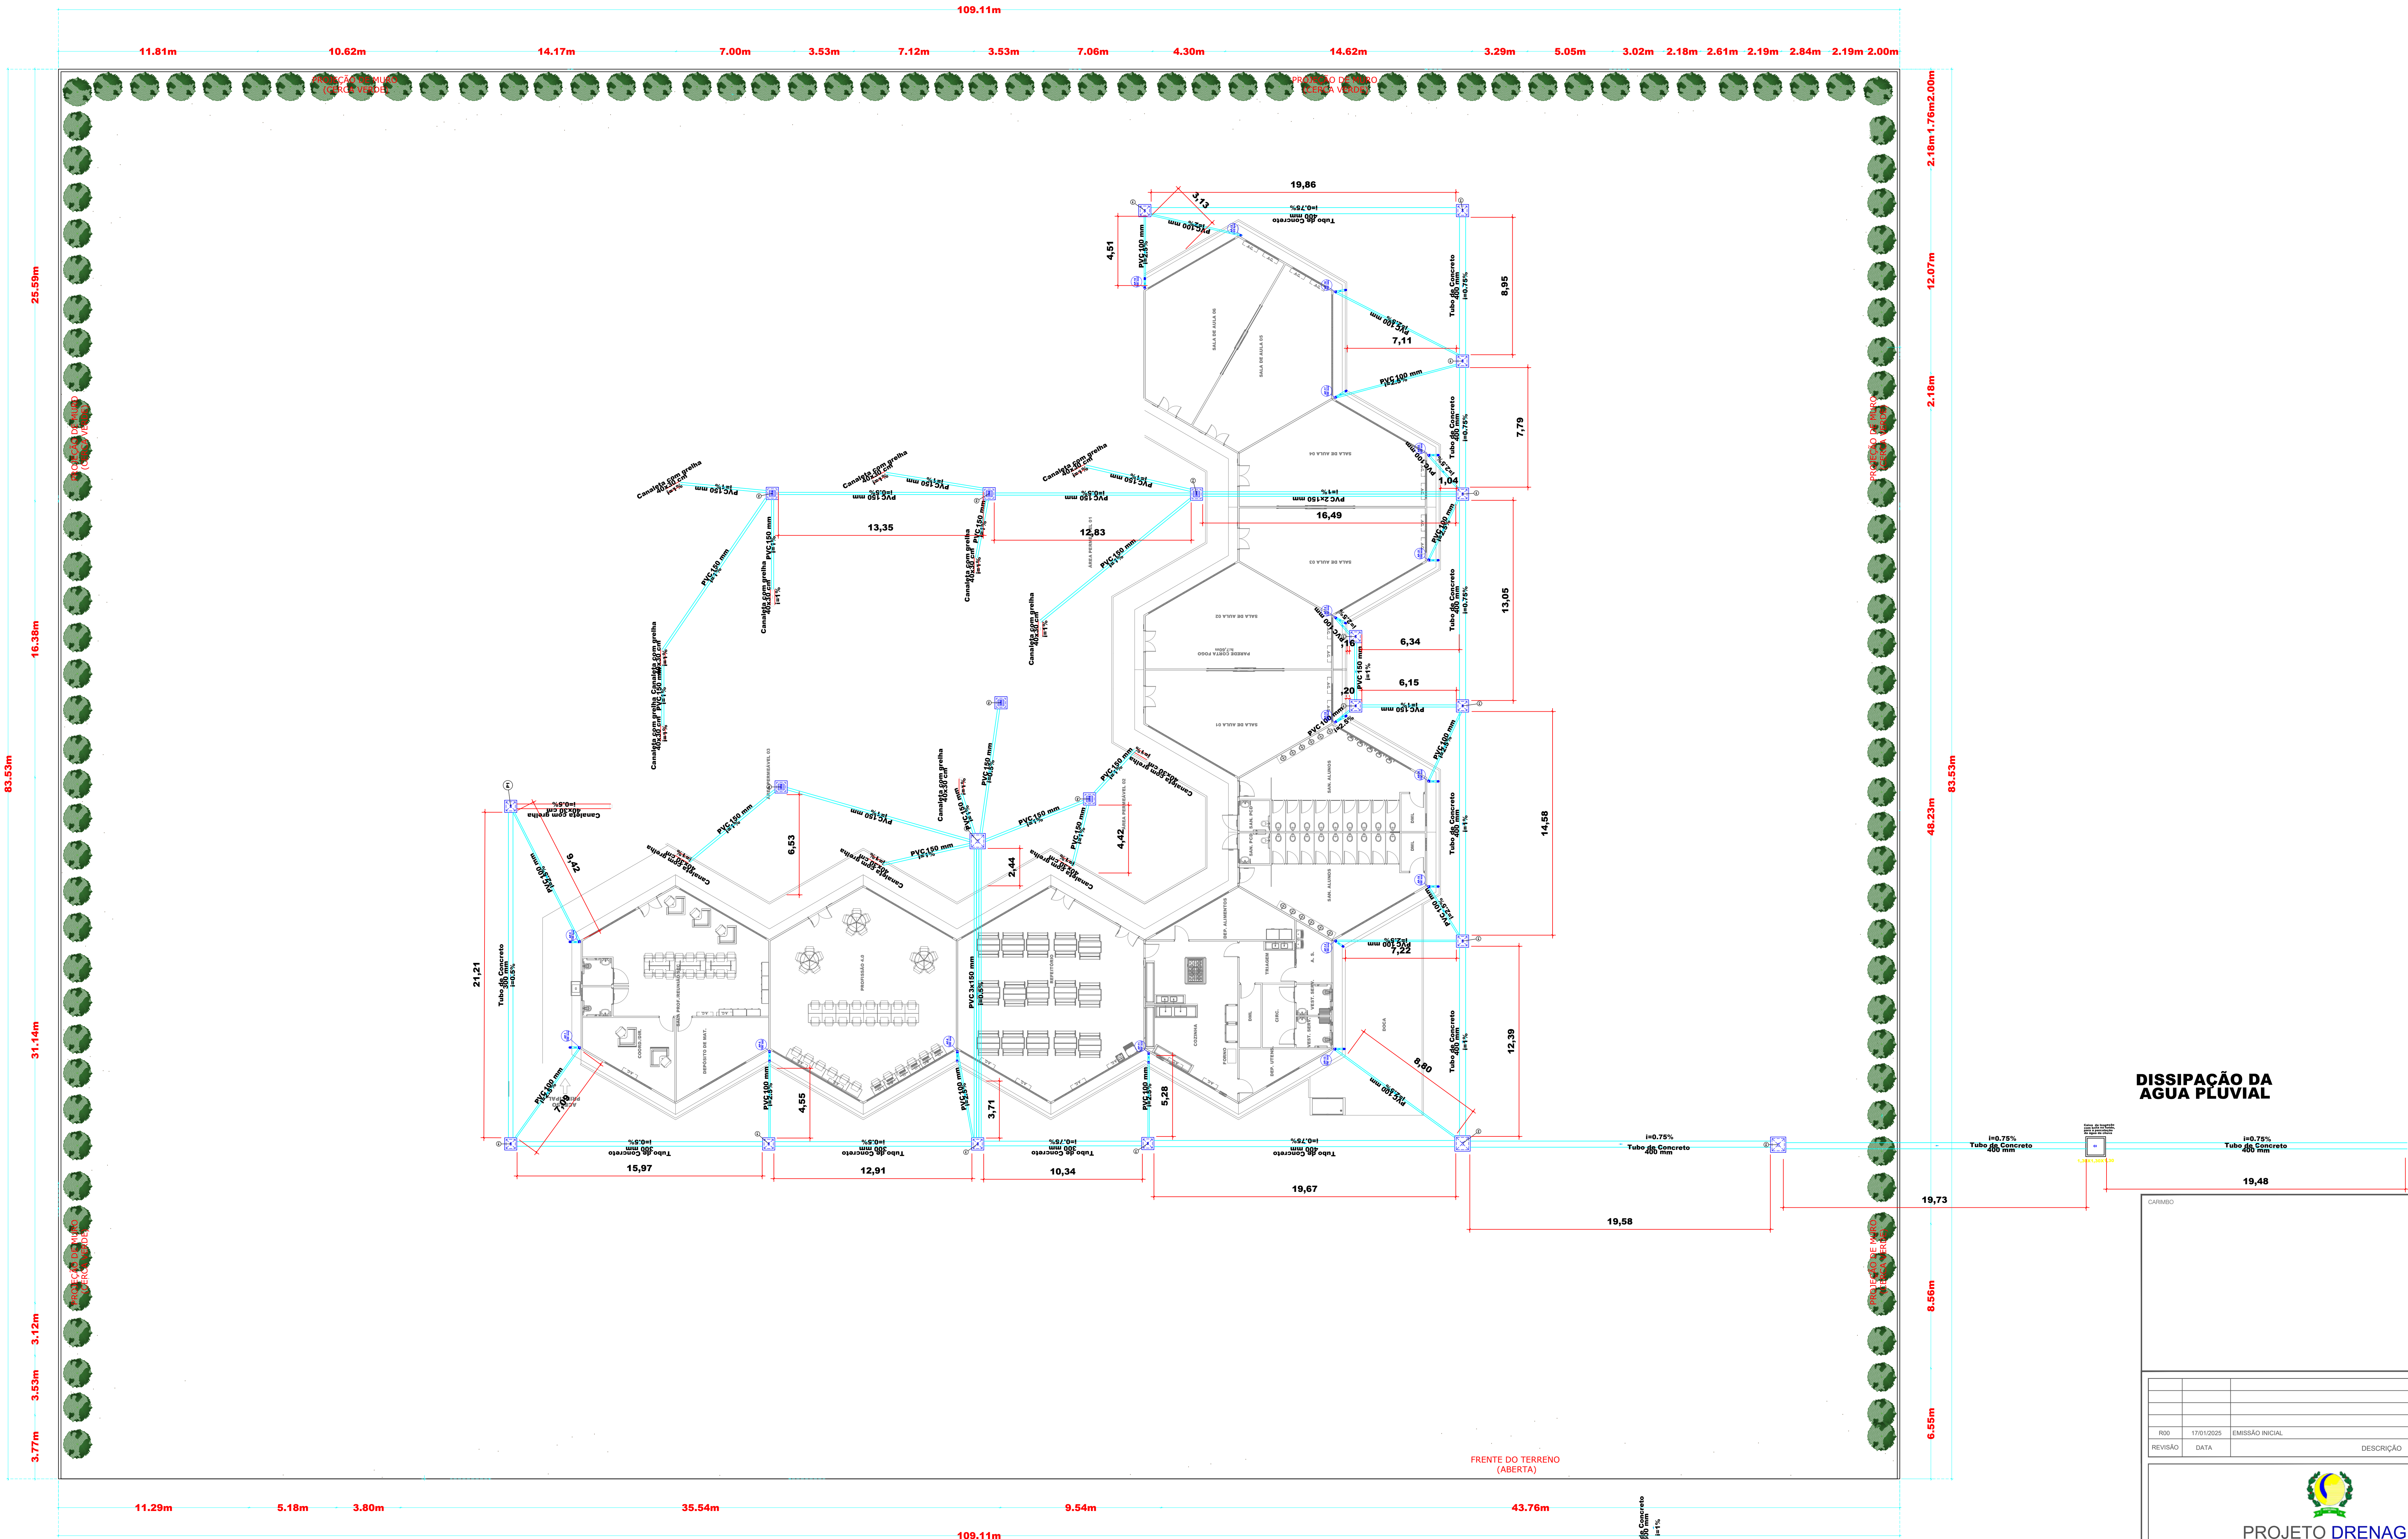

DISSIPACÃO DA
ÁGUA PLUVIAL

CARIMBO		
RDO	17/01/2025	EMIÇÃO INICIAL
REVISÃO	DATA	DESCRIÇÃO

PROJETO DRENAGEM

OBRA: EDUCACIONAL
ESCOLA MUNICIPAL INDIGENA GUWA PUXUREJ

PROPRIETÁRIO: PREFEITURA MUNICIPAL DE RONDOLÂNDIA
CPF/CNPJ: 04.221.486/0001-49

ENDEREÇO: TERRA INDIGENA ZORÓ, NA ZONA RURAL, RONDOLÂNDIA - MT

AUTOR DO PROJETO:
CREA/CAU:

RESP. P/ EXECUÇÃO:
CREA/CAU:

ESCALA:	ASSUNTO:	FOLHA Nº:
INDICADA	• PLANTA BAIXA • DRENAGEM EDIFICAÇÃO ESCOLAR	DREN 01/ 03

NOME DO ARQUIVO DIGITAL: PROJ_DREN_ESCOLA_INDIGENA_CORRETO_001.dwg

1 Planta baixa — Dimensionamento Drenagem/ Águas Pluviais
ESCALA: 1/150