


Planta baixa — Planta de Localização do Projeto de Instalações Hidráulicas

ESCALA: 1/100

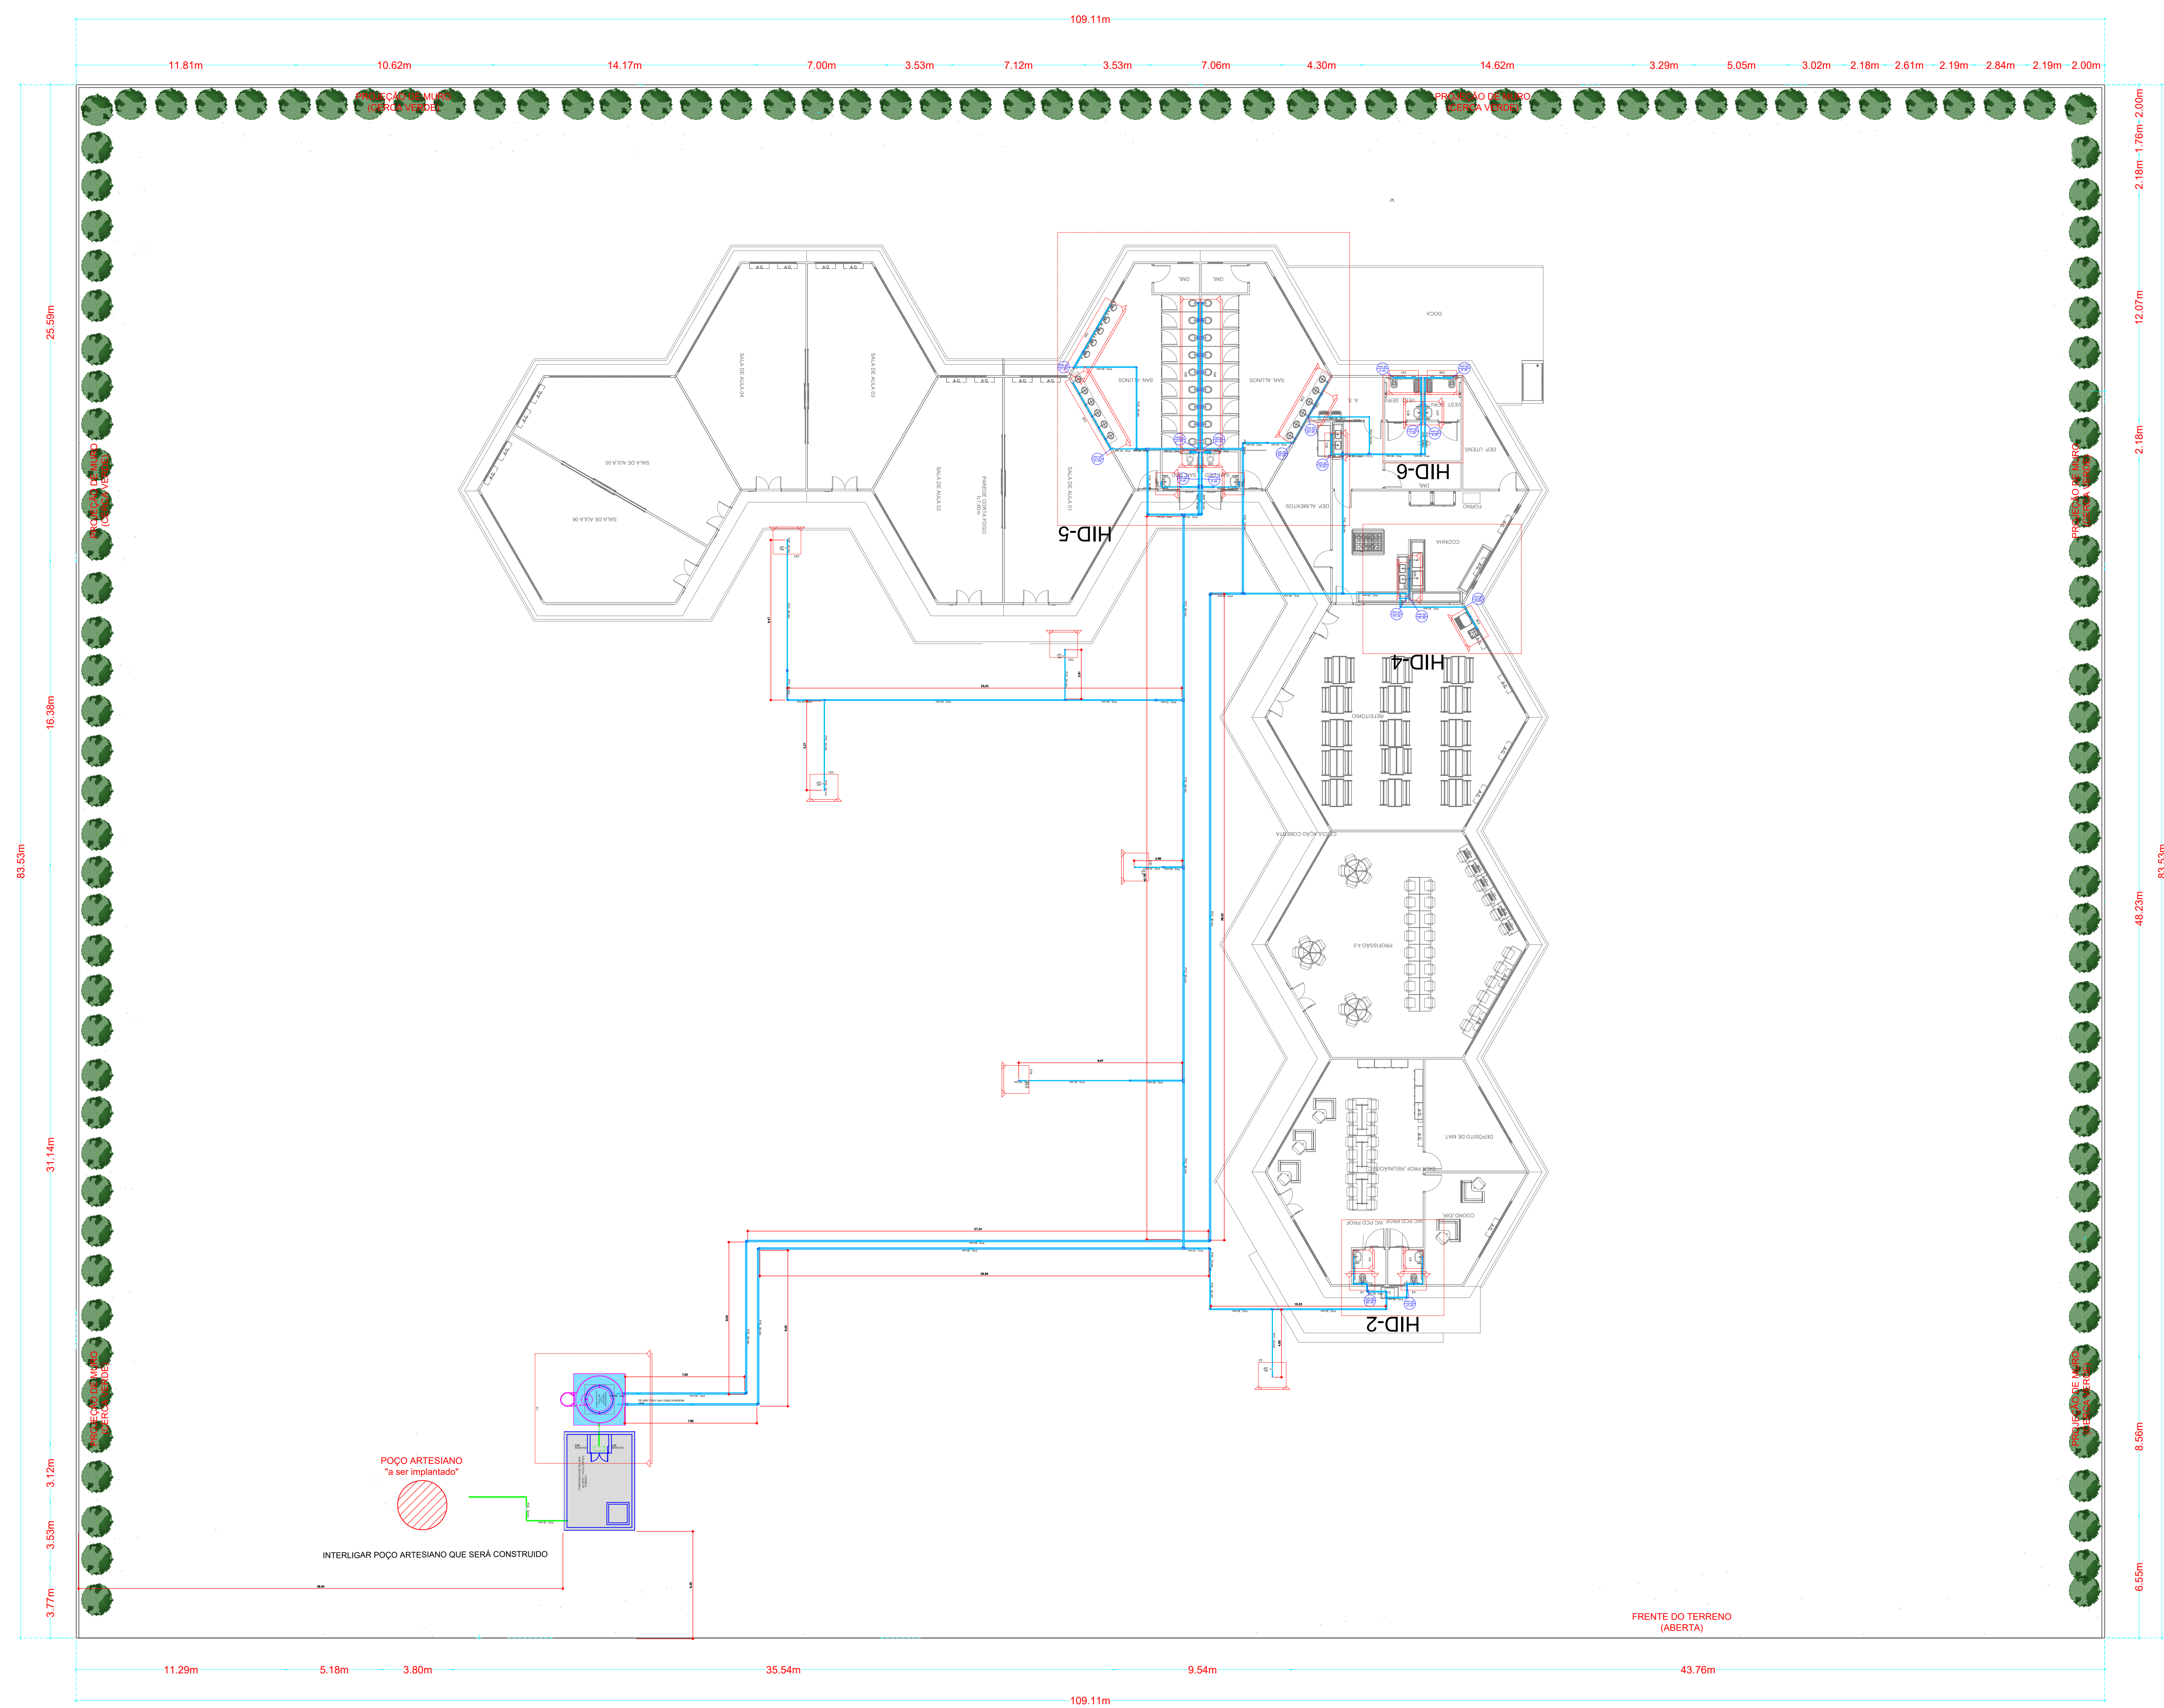

CARIMBO

R001	17/01/2025	EMISSÃO INICIAL
REVISÃO	DATA	DESCRIÇÃO



PROJETO HIDRÁULICO

OBRA: EDUCACIONAL ESCOLA MUNICIPAL GUWA PUXUREJ	
PROPRIETÁRIO: CPF/CNPJ:	PREFEITURA MUNICIPAL DE RONDÔNIA 04.221.486/0001-49
ENDEREÇO: TERRA INDÍGENA ZORÓ, NA ZONA RURAL, RONDÔNIA - MT	
AUTOR DO PROJETO: CREA/CAU:	<i>Armando Moura Lopes</i> Armando Moura Lopes Engenheiro Civil (CREA) - R001040
RESP. P/ EXECUÇÃO: CREA/ CAU:	
ESCALA:	ASSUNTO: * PLANTA BAIXA TÉRREO - ÁGUA FRIA
INDICADA	FOLHA Nº: HID 01 / 12

NOME DO ARQUIVO DIGITAL: PRD_L_HID_ESCALA_INDIGENA_CORRETQ_R01.dwg