


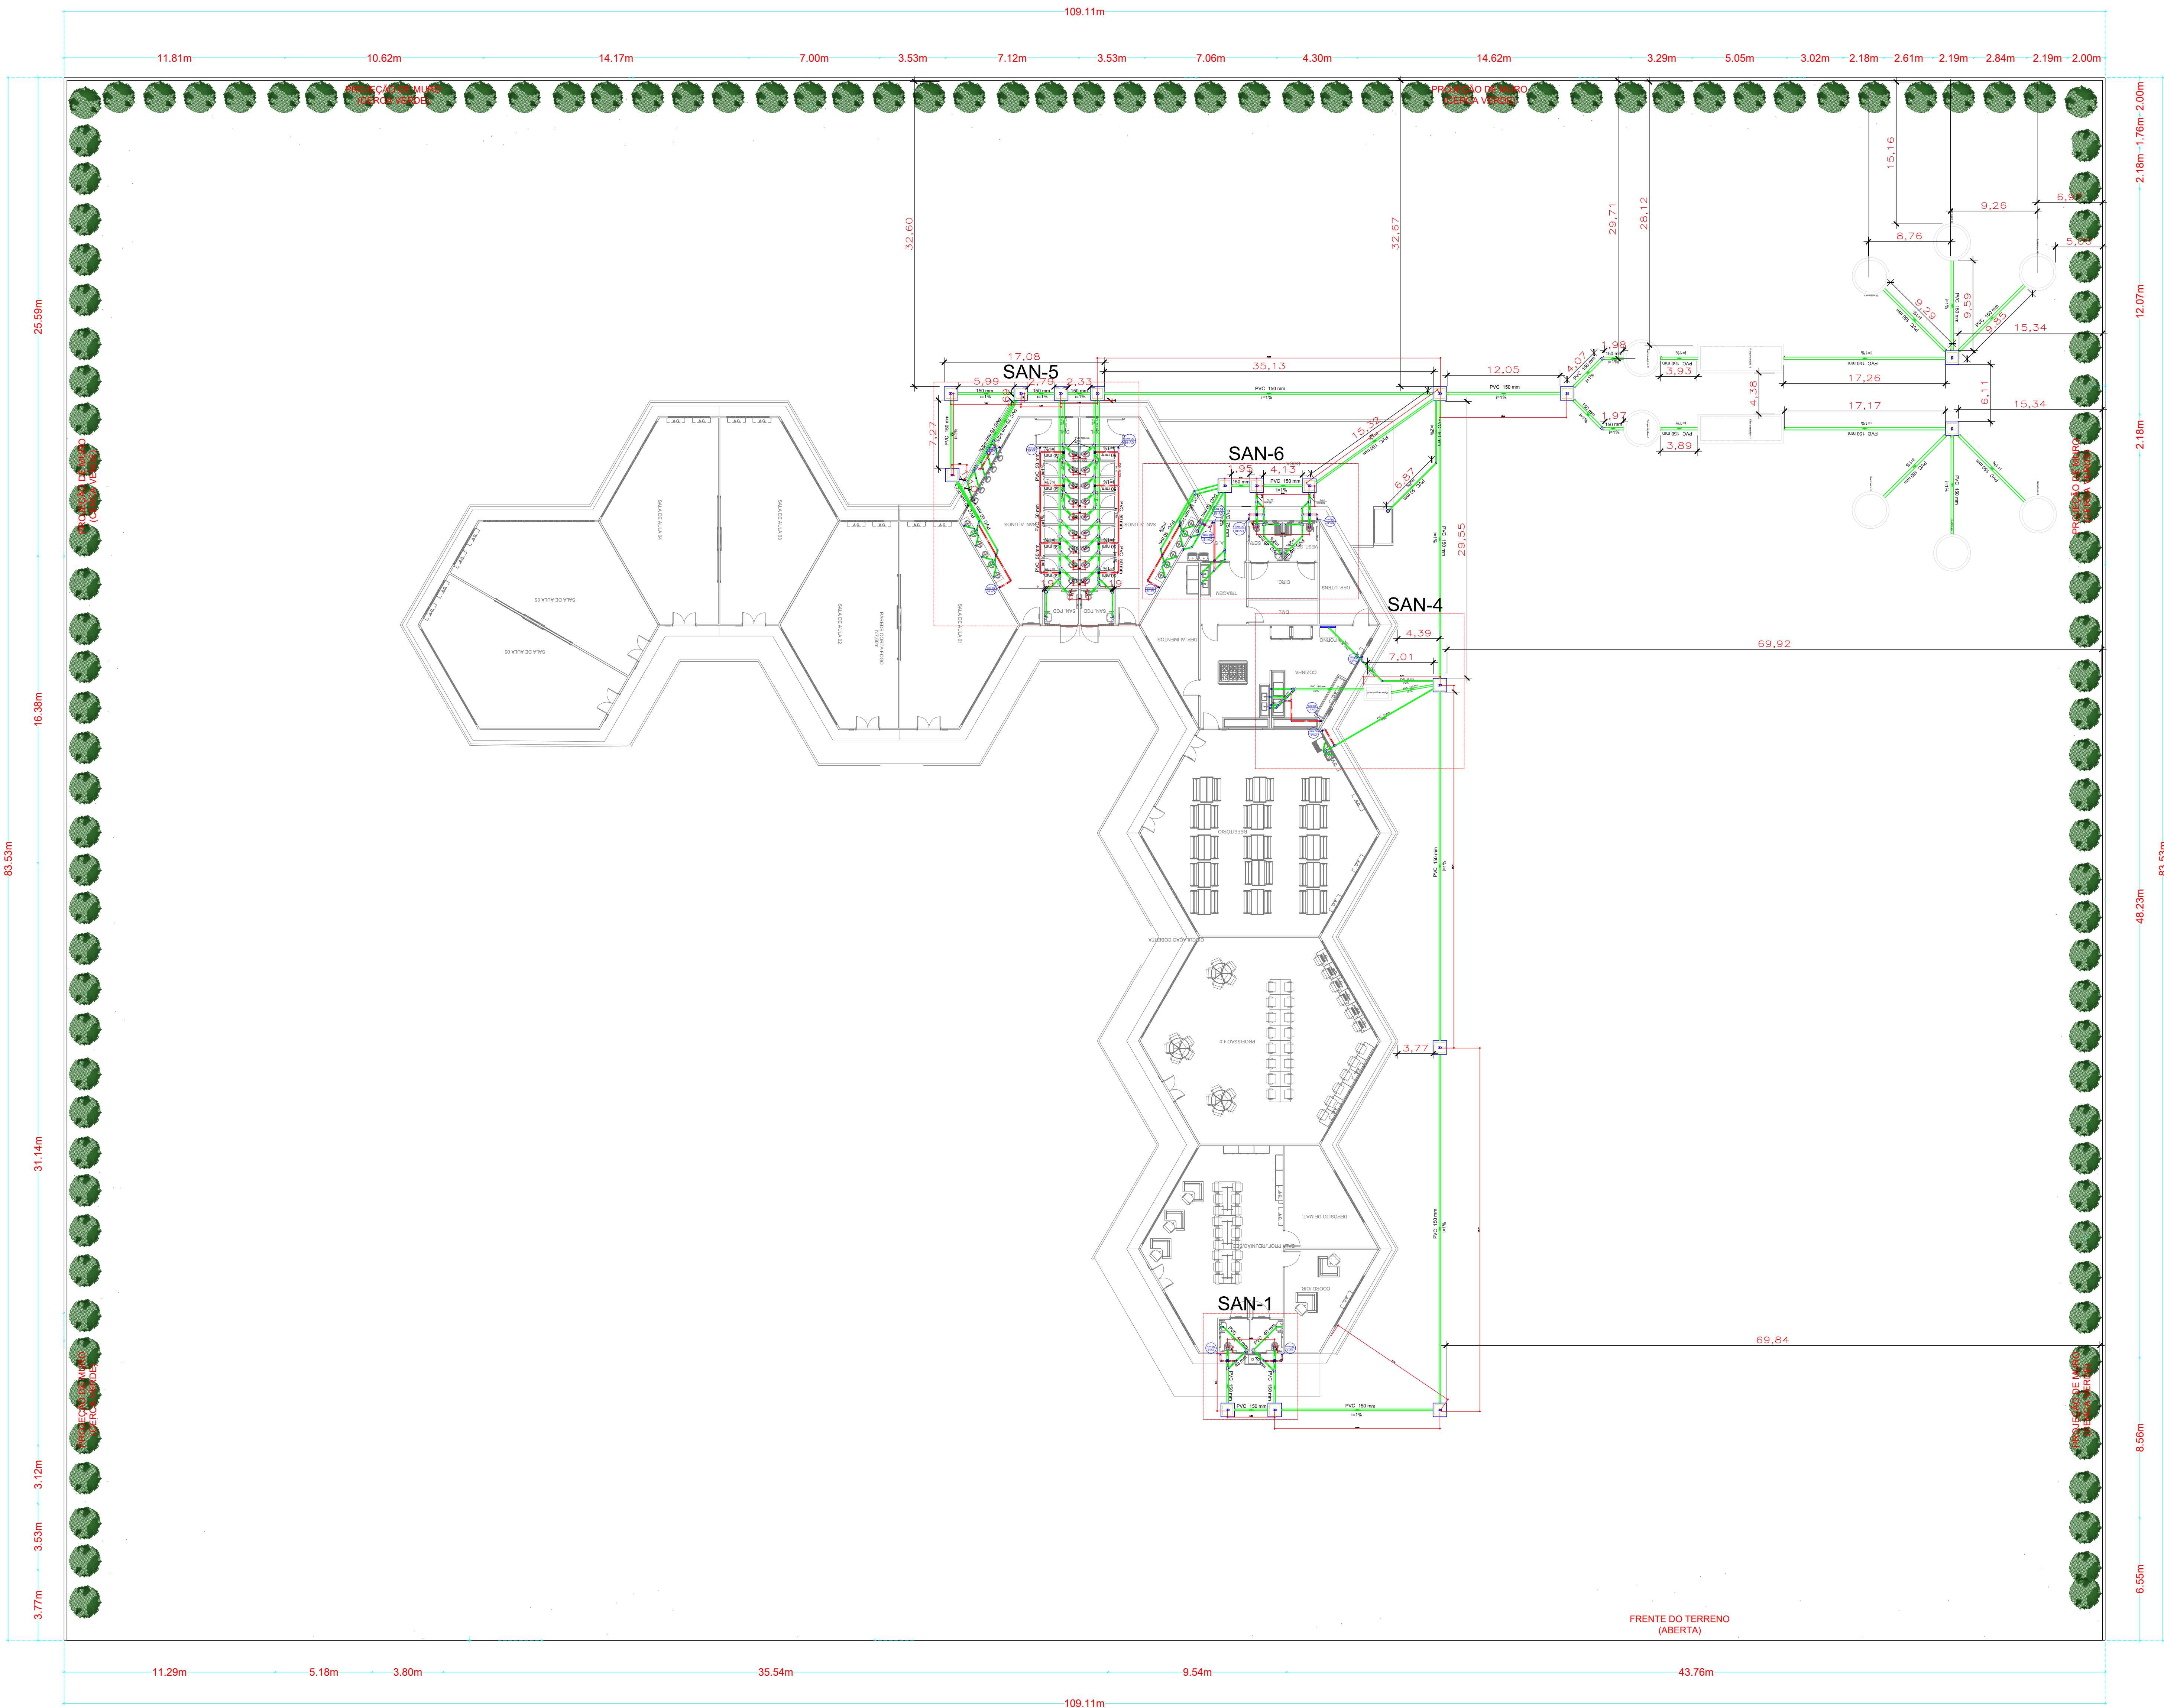

1 Planta — Dimensionamento de Esgoto
ESCALA: 1/150

Legenda detalhada - TERREO	
Bebedouro	
PVC Esgoto	
Curva 90 curta	1pç
40 mm	
Joelho 90 clarel p/ esgoto secundário	1pç
40 mm - 1.1/2"	
Tubo rígido c/ ponta lisa	40 mm
40 mm	0.6m
Bucha de redução longa	
PVC Esgoto	
Bucha de redução longa	50 mm - 40 mm
1pç	
Caixa Sifonada	
PVC Acessórios	
Caixa sifonada	150x150x50
1pç	
PVC Esgoto	
Anel de borracha	50mm - 2"
1pç	
Caixas - Inspeção - Esgoto Simples	
Caixas de Passagem	
Caixa de inspeção esgoto simples	CE-60x60 cm
1pç	
Chuveiro Residencial	
PVC Acessórios	
Raio sifonado alt. reg. saída 40	100 mm - 40 mm
1pç	
PVC Esgoto	
Curva 90 curta	40 mm
1pç	
Joelho 45	
PVC Esgoto	
Anel de borracha	100mm - 4"
1pç	
Joelho 45	100 mm
1pç	
Joelho 90	
PVC Esgoto	
Anel de borracha	50mm - 2"
1pç	
Joelho 90	50 mm
1pç	
Joelho 90 - coluna sobre	
PVC Esgoto	
Anel de borracha	50mm - 2"
1pç	
Joelho 90	50 mm
1pç	
Junção simples	
PVC Esgoto	
Anel de borracha	100mm - 4"
2pç	
Junção simples	100 mm - 100 mm
1pç	
Junção simples c/ redução	
PVC Esgoto	
Anel de borracha	50mm - 2"
1pç	
50mm - 3"	2pç
Junção simples	75 mm 75 mm
1pç	
Redução excêntrica	75 mm - 50 mm
1pç	
Lavatório Residencial com sifão	
PVC Acessórios	
Sifão de copo p/ pia e lavatório	1" - 1.1/2"
1pç	
Válvula p/ lavatório e tanque	1"
1pç	
PVC Esgoto	
Curva 90 curta	40 mm
1pç	
Joelho 90 clarel p/ esgoto secundário	40 mm - 1.1/2"
1pç	
Tubo rígido c/ ponta lisa	40 mm
0.6m	
Lavatório de Uso Geral	
PVC Acessórios	
Sifão de copo p/ pia e lavatório	1" - 1.1/2"
1pç	
Válvula p/ lavatório e tanque	1"
1pç	
PVC Esgoto	
Curva 90 curta	40 mm
1pç	
Joelho 90 clarel p/ esgoto secundário	40 mm - 1.1/2"
1pç	
Tubo rígido c/ ponta lisa	40 mm
0.6m	
Microtúrio de Descarga Automática- DN 40mm	
PVC Acessórios	
Sifão flexível p/ Microtúrio	1.1/4" - 2"
1pç	
PVC Esgoto	
Bucha de redução longa	50 mm - 40 mm
1pç	
Curva 90 curta	40 mm
1pç	
Joelho 90	40 mm
1pç	
Tubo rígido c/ ponta lisa	40 mm
0.6m	
Raio linear c/ grelha	50 mm - 2"
1pç	
PVC Acessórios	
Raio linear c/ grelha	90 cm
1pç	
Ramais de Ventilação	
PVC Esgoto	
Anel de borracha	100 mm - 4"
3pç	
Joelho 90	50 mm
1pç	
Té sanitário	50 mm - 50 mm
1pç	
Ramais de Ventilação em Cruz	
PVC Esgoto	
Anel de borracha	100mm - 4"
1pç	
50mm - 2"	3pç
Té sanitário	100 mm - 50 mm
1pç	
50 mm - 50 mm	1pç
Tanque de Lavar Roupas DN 50mm	
PVC Acessórios	
Sifão flexível c/ Adaptador	1.1/4" - 2"
1pç	
Válvula p/ tanque	40 mm
1pç	
PVC Esgoto	
Anel de borracha	50mm - 2"
2pç	
Joelho 90	50 mm
2pç	
Tubo rígido c/ ponta lisa	50 mm - 2"
0.6m	
Té sanitário	
PVC Esgoto	
Anel de borracha	50mm - 4"
2pç	
Té sanitário	50 mm - 50 mm
1pç	
Terminal de ventilação- coluna	
PVC Esgoto	
Terminal de ventilação	50 mm
1pç	
Vaso Sanitário c/ curva 90°	
PVC Esgoto	
Anel de borracha	100mm - 4"
1pç	
Curva 90 curta	100 mm
1pç	
Vedação p/ saída de vaso sanitário	100 mm
1pç	

Legenda de condutos - TERREO	
Esgoto	
Ventilação	
Lista de materiais - TERREO	
Esgoto	
Caixas de Passagem	
Caixa de inspeção esgoto simples	26 pç
CE-60x60 cm	
PVC Acessórios	
Caixa sifonada	
100x100x50	12 pç
150x150x50	21 pç
Raio linear c/ grelha	
90 cm	1 pç
Raio sifonado alt. reg. saída 40	
100 mm - 40 mm	4 pç
Sifão de copo p/ pia e lavatório	
1" - 1.1/2"	32 pç
1" - 2"	6 pç
Sifão flexível c/ Adaptador	
1.1/4" - 2"	2 pç
Sifão flexível p/ Microtúrio	
1.1/4" - 2"	10 pç
Válvula p/ lavatório e tanque	
1"	32 pç
Válvula p/ pia	
1"	6 pç
Válvula p/ tanque	
40 mm	2 pç
PVC Esgoto	
Anel de borracha	
100mm - 4"	156 pç
150mm - 4"	5 pç
50mm - 2"	136 pç
75mm - 3"	19 pç
Bucha de redução	
150 mm - 100 mm	22 pç
50 mm - 40 mm	20 pç
Curva 90 curta	
100 mm	30 pç
40 mm	52 pç
Joelho 45	
100 mm	6 pç
150 mm	2 pç
40 mm	37 pç
50 mm	28 pç
Joelho 90	
40 mm	10 pç
50 mm	16 pç
Joelho 90 clarel p/ esgoto secundário	
40 mm - 1.1/2"	38 pç
Junção simples	
100 mm - 50 mm	8 pç
100 mm - 75 mm	1 pç
100 mm - 100 mm	20 pç
50 mm - 50 mm	11 pç
75 mm - 50 mm	3 pç
75 mm 75 mm	6 pç
Luva	
40 mm	14 pç
Luva simples	
100 mm	104 pç
150 mm	15 pç
50 mm	100 pç
75 mm	15 pç
Redução excêntrica	
100 mm - 50 mm	1 pç
75 mm - 50 mm	6 pç
Tubo rígido c/ ponta lisa	
100 mm - 4"	320.86 m
150 mm - 6"	69.25 m
40 mm	71.02 m
50 mm - 2"	153.43 m
75 mm - 3"	20.12 m
Vedação p/ saída de vaso sanitário	
100 mm	22 pç
Unidades de tratamento	
Alça	
Ferro	3 pç
Brita	
n°4	14.11 m³
Concreto	
Concreto	6.96 m³
Tampa	
Hermética	2 pç
Ventilação	
PVC Esgoto	
Anel de borracha	
100mm - 4"	16 pç
50mm - 2"	197 pç
75mm - 3"	6 pç
Joelho 90	
50 mm	77 pç
Terminal de ventilação	
50 mm	21 pç
Tubo rígido c/ ponta lisa VENTILAÇÃO	
50 mm - 2"	174.1 m
Té sanitário	
100 mm - 50 mm	16 pç
50 mm - 50 mm	49 pç
75 mm - 50 mm	6 pç

CARIMBO

RBO	17/01/2025	EMISSÃO INICIAL
REVISÃO	DATA	DESCRIÇÃO

PROJETO SANITÁRIO

OBRA: EDUCACIONAL

ESCOLA MUNICIPAL INDIGINA GUWA PUXUREJ

PROPRIETÁRIO: PREFEITURA MUNICIPAL DE RONDONIA

CPF/CNPJ: 04.221.486/0001-49

ENDEREÇO: TERRA INDIGENA ZORÓ, NA ZONA RURAL, RONDONIA - MT

AUTOR DO PROJETO: OREAN CAU

RESP. P/ EXECUÇÃO: OREAN CAU

ESCALA: INDICADA

ASSUNTO: PLANTA BAIXA - DIMENSIONAMENTO

FOLHA Nº: 01/05

NOME DO ARQUIVO DIGITAL: