 




2 Tabela de (GLP)
ESCALA 1:75

3 Tabela de Materiais (GLP)
ESCALA 1:75

		
PROJETO DE GLP		
OBRA: EDUCACIONAL ESCOLA MUNICIPAL INDÍGENA GUWA PUXREJ		
PROPRIETÁRIO: CPF/ CNPJ: PREFEITURA MUNICIPAL DE RONDOLÂNDIA 04.221.498/0001-43		
ENDEREÇO: TERRA INDÍGENA ZORÓ, NA ZONA RURAL, RONDOLÂNDIA - MT		
AUTOR DO PROJETO: CREA- CAU:  Arandilson de Oliveira Lopes 000000000-0 (MONTADOR)		
RESP. P/ EXECUÇÃO: CREA- CAU: _____		
ESCALA: INDICADA	ASSUNTO: PLANTA BAIXA GERAL DO GLP	FOLHA Nº: GLP 01/ 04
NOME DO ARQUIVO DIGITAL: PROJ_GLP-REVAimg		



2 Tabela de Materiais (GLP)
ESCALA 1:75

3 Tabela de (GLP)
ESCALA 1:75

DECRETOS AUTORAIS RESERVADOS CONFORME ARTIGO 184 DO CÓDIGO PENAL, LEI 5.683 DE 14.12.73 DO CÓDIGO CIVIL E RESOLUÇÃO CONFEA 245/7

VÁLVULA ESFÉRICA 3/4"

MANGUEIRA APROPRIADA
PARA USO DE GLP (PIGTAIL)

TAMPÃO 3/4"

MANÔMETRO

VÁLVULA DE BLOQUEIO AUTOMÁTICO


VÁLVULA ESFÉRICA 3/4"

REGULADOR DE
PRESSÃO 2º ESTÁGIO

VÁLVULA ESFÉRICA 3/4"

TAMPÃO 3/4"

MANGUEIRA APROPRIADA
PARA USO DE GLP (PIGTAIL)

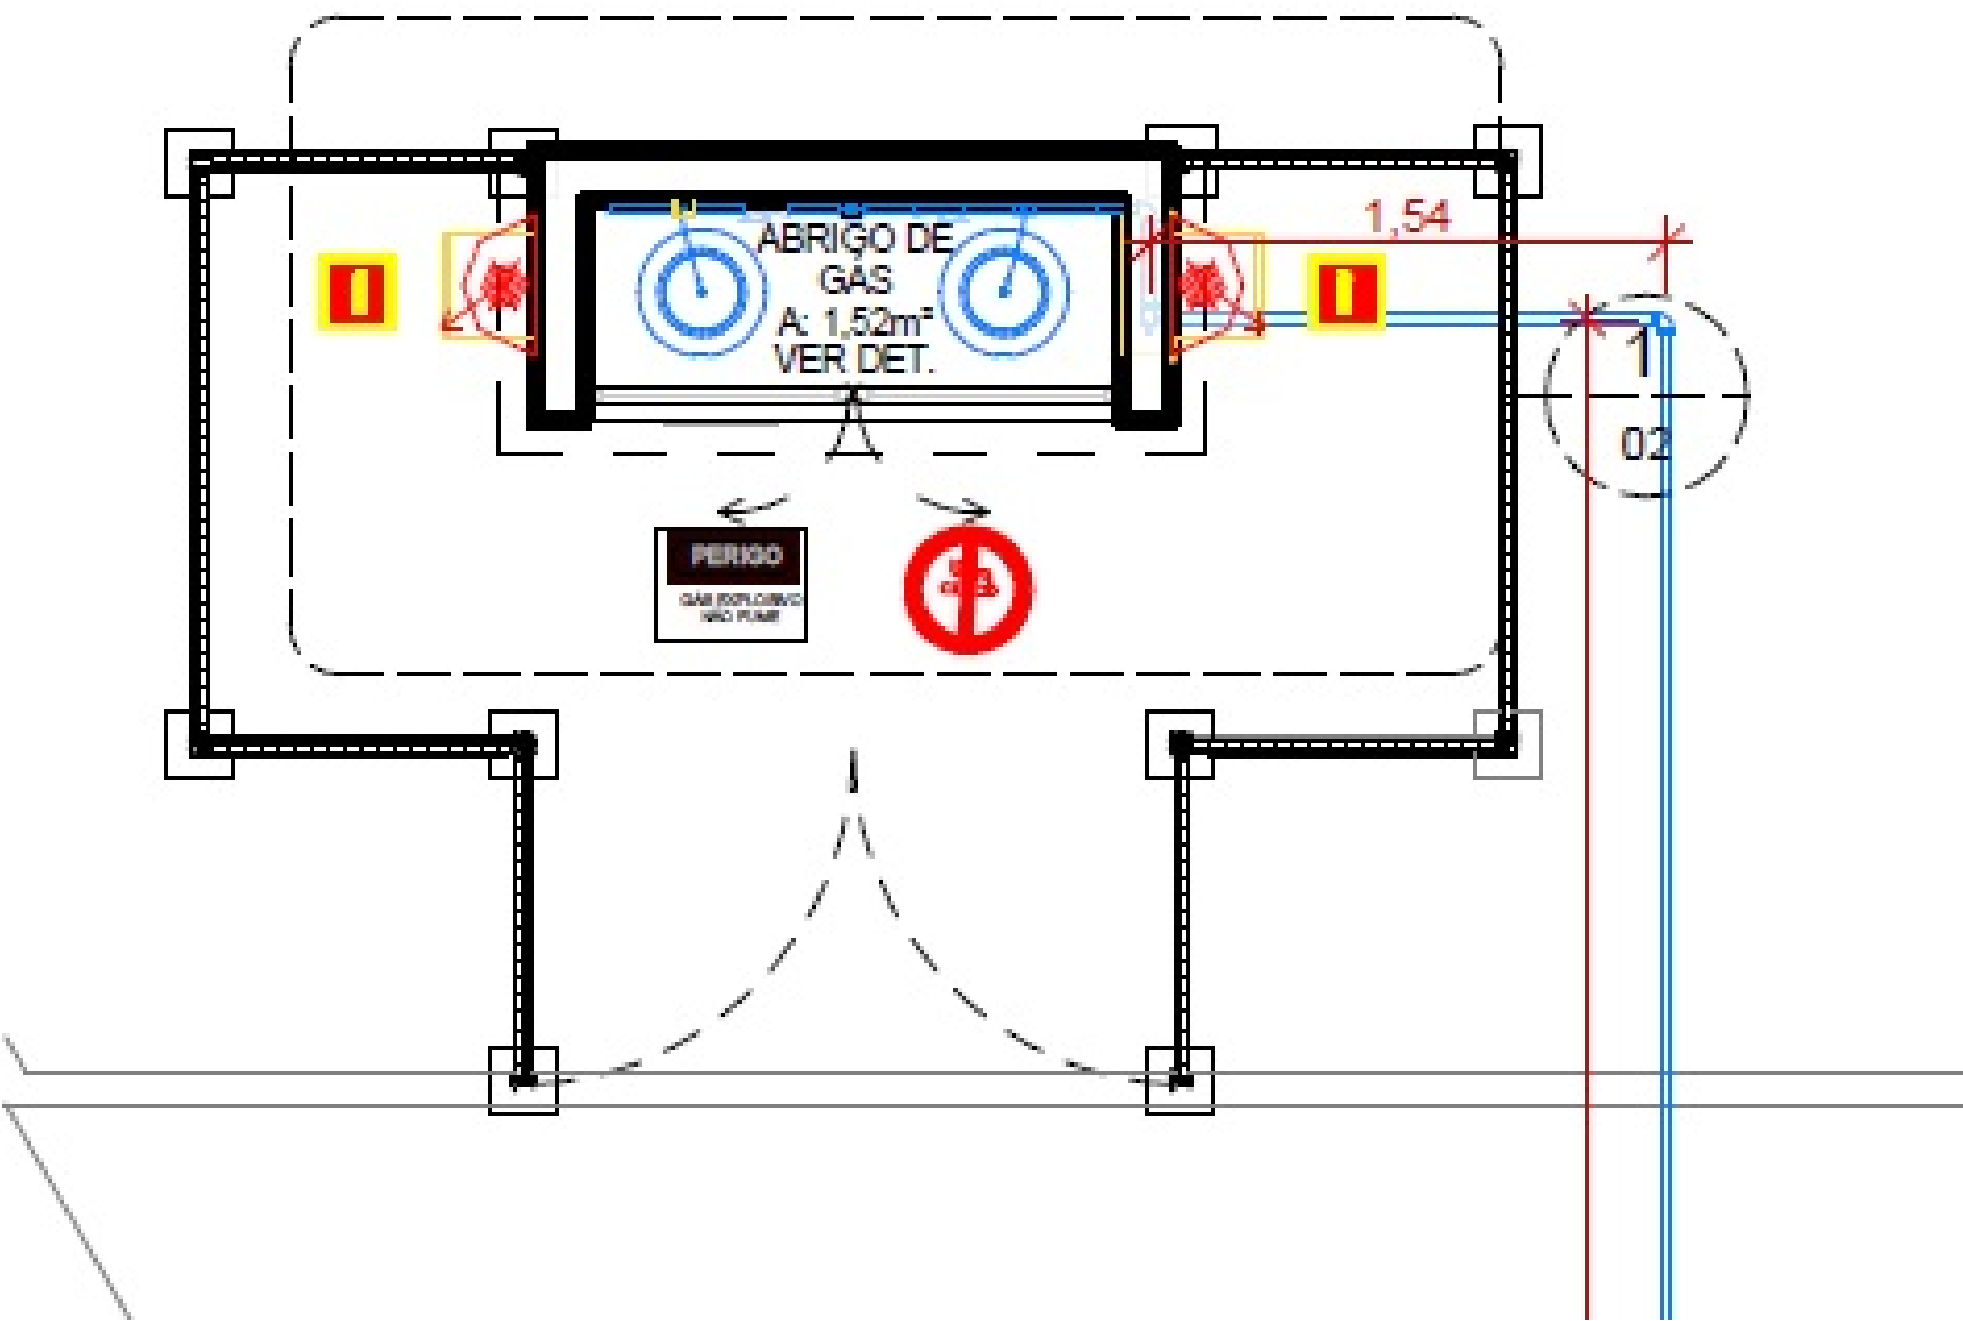

DETALHE DA CASA DE GÁS

1,54m

13,32m

VÁLVULA ESFÉRICA 3/4"

MANGUEIRA APROPRIADA
PARA USO DE GLP (PIGTAIL)

TAMPÃO 3/4"

MANÔMETRO

VÁLVULA DE BLOQUEIO AUTOMÁTICO

VÁLVULA ESFÉRICA 3/4"

REGULADOR DE
PRESSÃO 2º ESTÁGIO

VÁLVULA ESFÉRICA 3/4"

TAMPÃO 3/4"

MANGUEIRA APROPRIADA
PARA USO DE GLP (PIGTAIL)

MANGUEIRA APROPRIADA
PARA USO DE GLP (PIGTAIL)

VÁLVULA DE BLOQUEIO
AUTOMÁTICO

REGULADOR DE
PRESSÃO 2º ESTÁGIO

VÁLVULA ESFÉRICA 3/4"

TUBO DE AÇO CARBONO S/ COSTURA 3/4"
COM ESPESSURA MÍNIMA CORRESPONDENTE
A SCH40

1,54m

13,32m

1,86m

3,22m

0,44m

1 PROJETO ISOMÉTRICO DA CENTRAL DE GÁS (GLP)

ESCALA 1:75

CARIMBO			
R00	15/01/25	EMISSION INICIAL	
REVISÃO	DATA		DESCRIÇÃO
OBRA: EDUCACIONAL			
ESCOLA MUNICIPAL INDIGENA GUWA PUXREJ			
PROPRIETÁRIO: PREFEITURA MUNICIPAL DE RONDOLÂNDIA			
CPF/CNPJ: 04.221.488/0001-49			
ENDEREÇO: TERRA INDIGENA ZORO, NA ZONA RURAL, RONDOLÂNDIA - MT			
AUTOR DO PROJETO:			
CREA/CAU: Joneir de Oliveira Lopes			
RESP. P/ EXECUÇÃO:			
CREA/CAU: Joneir de Oliveira Lopes			
ESCALA:	ASSUNTO:	FOLHA Nº	
INDICADA	DETALHES ISOMETRICOS	GLP	
		03/04	
NOME DO ARQUIVO DIGITAL: PROJ_GLP-REV.dwg			

PROJETO DE GLP - ESCOLA MUNICIPAL INDIGENA GUWA PUXREJ - RONDOLÂNDIA - MT. OBRAS DE REFORMA E RECONSTRUÇÃO DA INFRAESTRUTURA DE ABASTECIMENTO DE GÁS. AUTORES DO PROJETO E EMISSÃO DE NOTAS: JONEIR DE OLIVEIRA LOPES.